


MAPA DO CELÓW PROJEKTOWYCH
 Oznaczenie kancelaryjne zgłoszenia 6640.8899.2020
 praca geodezyjna KERG 021-1072/20
 Miejscowość Marki ul. Wenecka
 Jednostka ewidencyjna 143402_1
 nazwa Marki
 identyfikator 0007
 Obręb ewidencyjny 1-07
 nazwa 1-07
 Data opracowania mapy 05.10.2020
 Skala mapy 1:500
 Nazwa układu współrzędnych 2000/7
 KR 86
 Oznaczenie granic obszaru, który był przedmiotem aktualizacji
 Służebności gruntowe mające wpływ na zagospodarowanie gruntów zlokalizowanych w granicach projektowanej inwestycji
 Kontur użytku gruntowego, który nie jest ujawniony w bazie danych ewidencyjnych gruntów i budynków

GEODETA UPIWNIOWANY
 Krzysztof Salański
 Nr upr. 22036

Oświadczam, że niniejszy dokument jest wynikiem pracy geodezyjnej, która uzyskała pozytywny wynik weryfikacji.
 Oznaczenie kancelaryjne zgłoszenia praca geodezyjna 6640.8899.2020
 Organ, który otrzymał zgłoszenie Starosta Włocimski
 Pozytywny protokół weryfikacji Nr 20.10.2020
 Data sporządzenia 20.10.2020
 Kierownik pracy geodezyjnej Krzysztof Salański
 Nr uprawnień: 22036

Jestem świadomy odpowiedzialności karnej za złożony fałszywy oświadczenie
 GEODETA UPIWNIOWANY
 Krzysztof Salański
 Nr upr. 22036

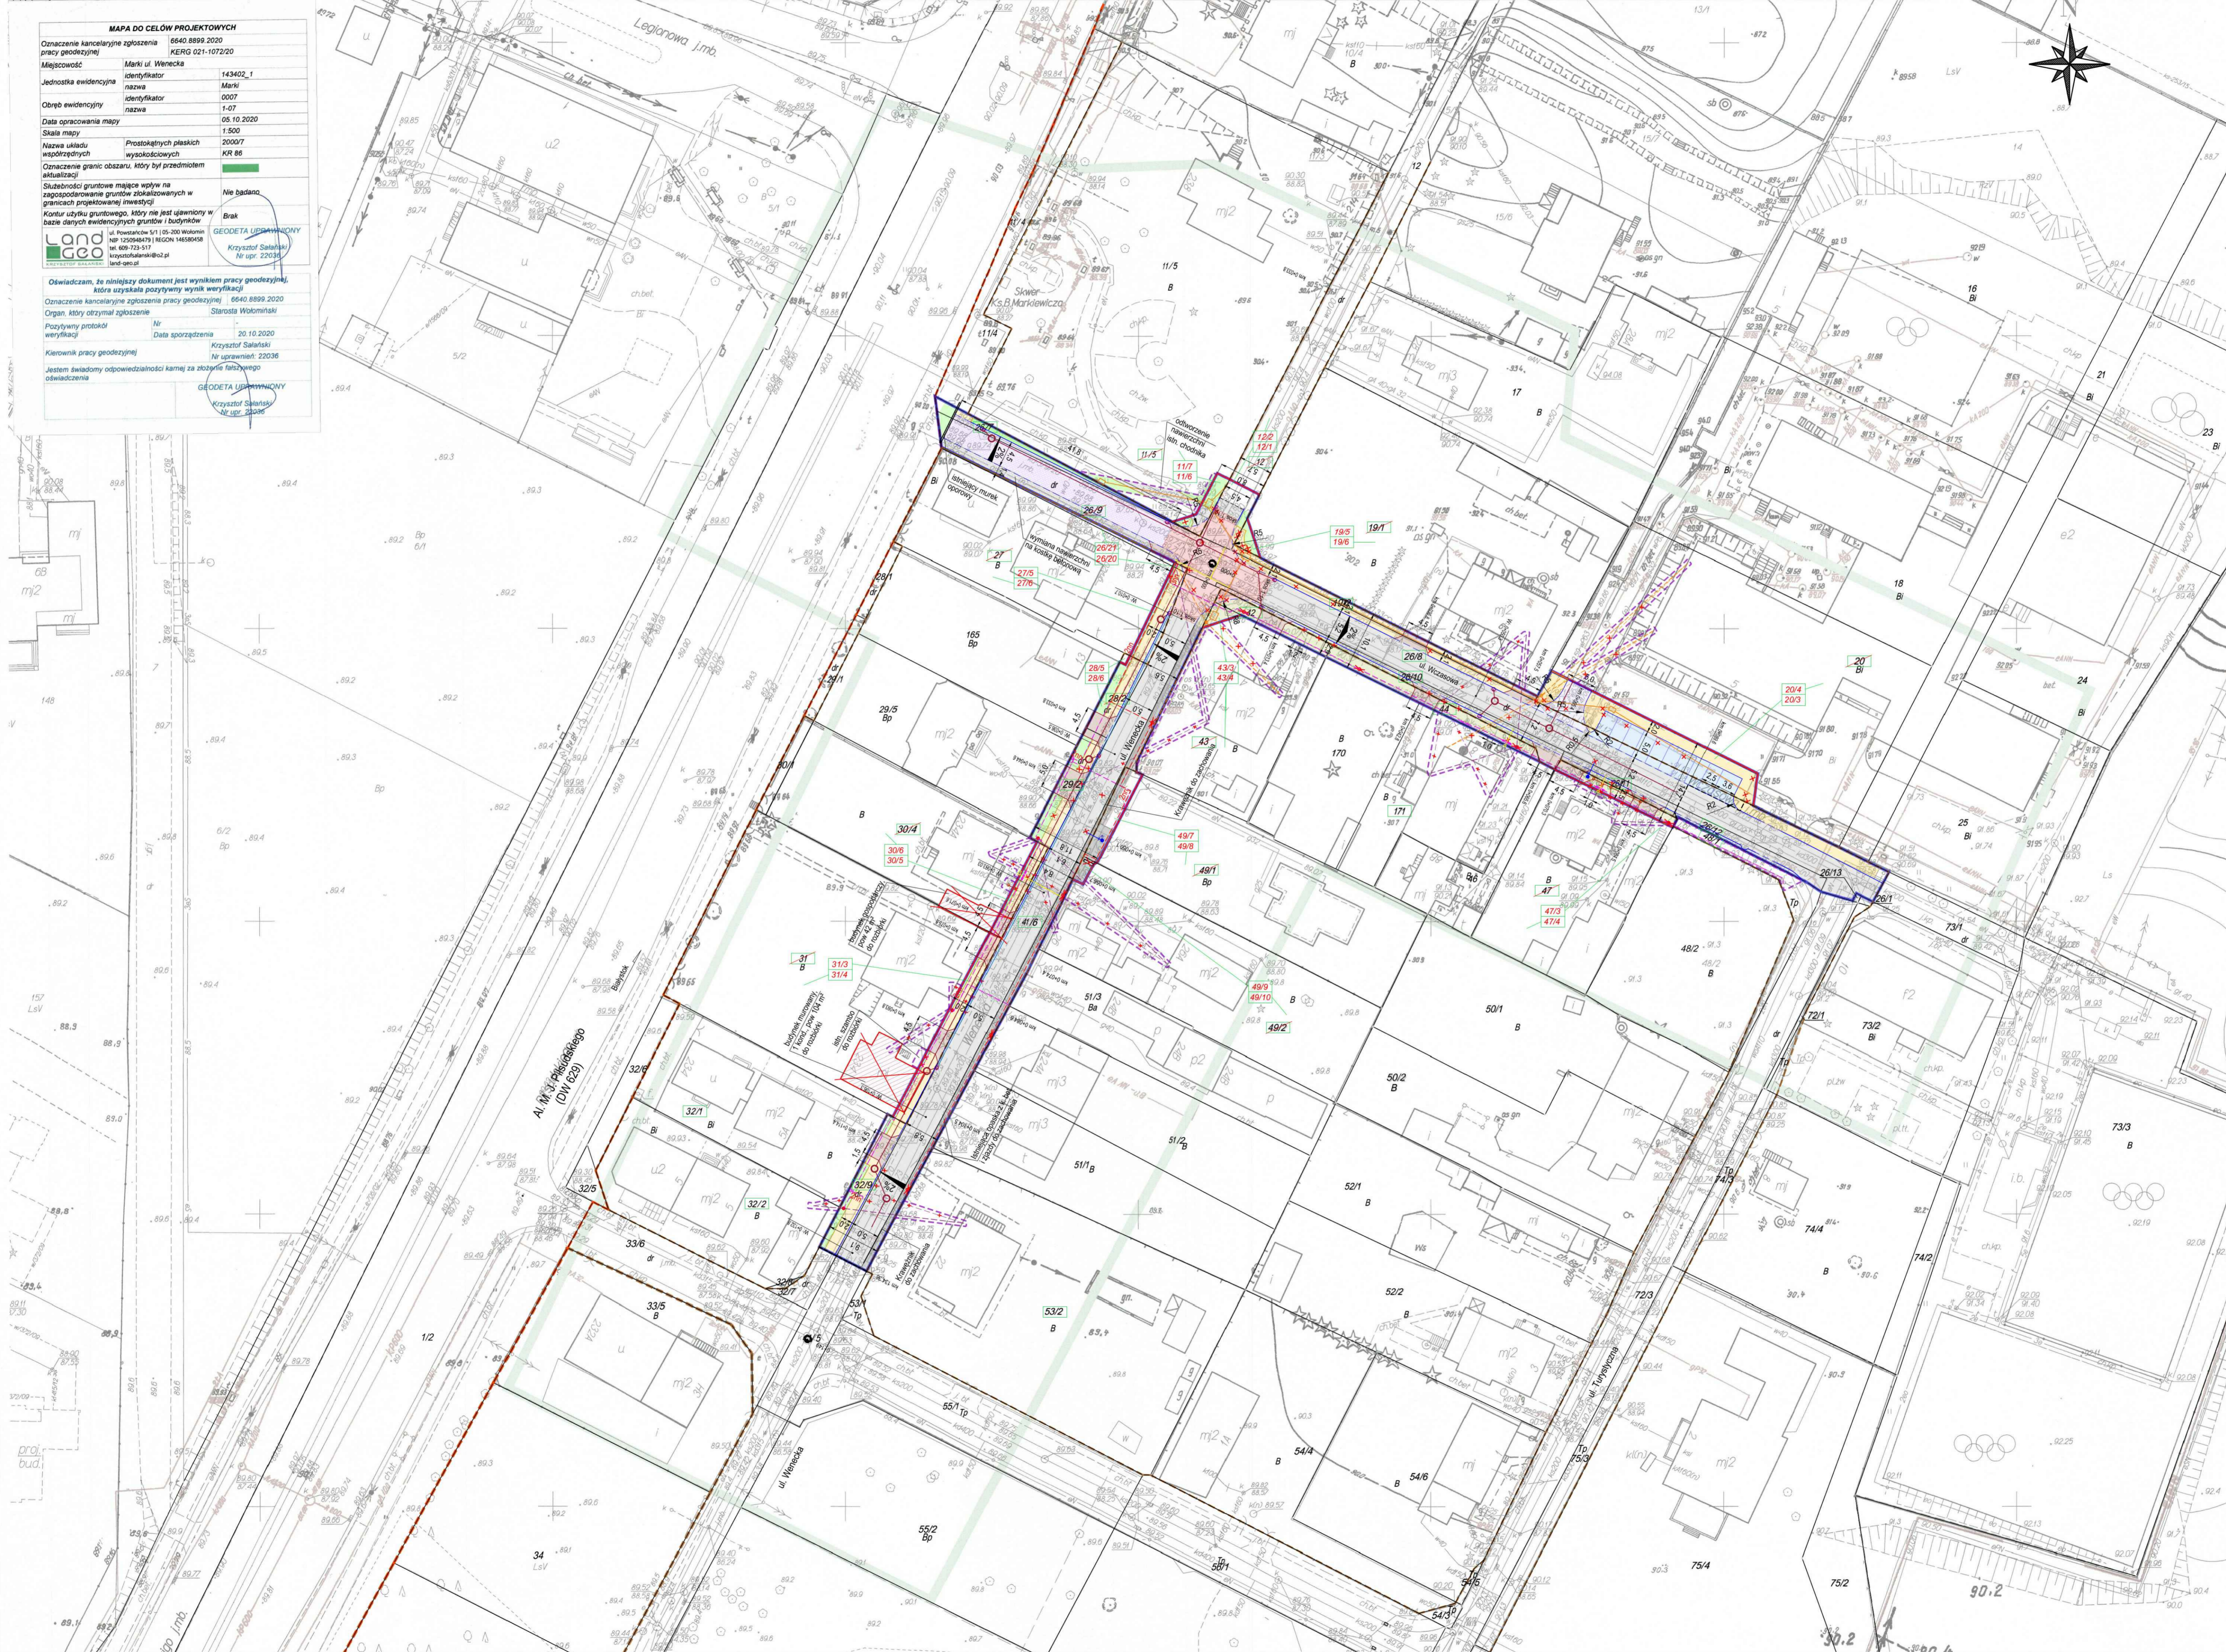

- LEGENDA:**
- projektowana linia rozgraniczająca
 - projektowana linia rozgraniczająca powstała z podziału dzw. ew.
 - linie określające teren niezbędny do dokonania przebudowy sieci uzbrojenia terenu
 - istniejące granice pasa drogowego
 - istniejąca granica pasa drogi wojewódzkiej
 - numery działek ewidencyjnych objętych inwestycją
 - numery działek ewidencyjnych przez podziałem / po podziale
 - proj. krążewnik 15x30x100
 - proj. krążewnik wlotowy 15x30x100
 - proj. obrzeże chodnika 8x30x100
 - proj. opomnik zjazdów 12x25x100
 - proj. jezdnia asfaltowa
 - proj. jezdnia z kostki betonowej
 - proj. chodnik z kostki bet. fazyzowanej
 - proj. chodnik z kostki bet. bezfazyzowanej
 - remont istniejącej zatoki postojowej
 - proj. zjazdy indywidualne
 - proj. skrzyżowanie wyniesione
 - zieleni
 - proj. wpuszty uliczne / krążewnikowe
 - proj. sieć kanalizacyjna deszczowej
 - proj. skup elektroenergetyczny
 - proj. sieć elektroenergetyczna nn kablowa
 - proj. sieć elektroenergetyczna nn - przyłącza napowietrzne
 - istn. sieć elektroenergetyczna nn - przyłącza napowietrzne do rozbiórki
 - proj. sieć elektroenergetyczna oświetlenia kablowa
 - proj. skup teletechniczny
 - proj. sieć teletechniczna kablowa
 - proj. sieć teletechniczna - przyłącza napowietrzne
 - istn. sieć teletechniczna - przyłącza do rozbiórki
 - proj. sieć kanalizacyjna sanitarnej
 - proj. hydrant
 - proj. sieć gazowa
 - elementy do rozbiórki

STAROSTWO
 POWIATOWE W WŁOCIMIE
 Wydział Budowlanictwa
 05-200 Włocim, ul. Prądzyskiego 3
 tel. 787-43-01 w. 106, 107, 110, 114, 166

Załącznik nr 2
 do decyzji o zezwoleniu
 na realizację inwestycji drogowej
 nr 400/1001 z dnia 14.09.2024
 znak 400.1.1.2024.14.09.2024

RZECZOWNIWA DO SPRAW
 ZABEZPIECZENIA PRZECIWOPOWODNIENIOWYCH
 inż. Marcin
 Warszawa dn. 11.11.2024
 Zgodność z projektem
 bez uwag Szwedzami

BIURO PROJEKTOWE MARECKIE INWESTYCJE MIEJSKIE Sp. z o.o. ul. Wspólna 40, 05-270 Marki BURMISTRZ MIASTA MARKI Al. Marsz. J. Piłsudskiego 95, 05-270 Marki	
Nazwa i adres obiektu budowlanego Rozbudowa dróg gminnych ulicy Wczasowej i ulicy Weneckiej od ulicy Wczasowej do skrzyżowania z ul. Projektowaną w m. Marki	
Nazwa rysunku PROJEKT ZAGOSPODAROWANIA TERENU DROGOWA	
Branża Drogowa	Inicjator inż. ZBIGNIEW WIETECKI Uprawnienia budowlane do projektowania bez ograniczeń w specjalności drogowej nr MAZ/0448/P/05/15
Projektant mgr inż. ANDRZEJ DULIŃSKI Uprawnienia budowlane do projektowania i kierowania robotami budowlanymi w specjalności drogowej bez ograniczeń nr MAZ/0448/P/05/15	Pismo 12.11.2020 r.
Inwestor mgr inż. LUKASZ GETKA Uprawnienia budowlane do projektowania w specjalności instalacyjnej w zakresie sieci, instalacji i urządzeń ciepłych, wentylacyjnych, gazowych, wodociągowych i kanalizacyjnych bez ograniczeń nr MAZ/0448/P/05/15	Pismo 12.11.2020 r.
Projektant mgr inż. ADAM STELMACH Uprawnienia budowlane do projektowania w specjalności instalacyjnej w zakresie sieci, instalacji i urządzeń ciepłych, wentylacyjnych, gazowych, wodociągowych i kanalizacyjnych bez ograniczeń nr MAZ/0448/P/05/15	Pismo 12.11.2020 r.
Projektant mgr inż. ADAM STELMACH Uprawnienia budowlane do projektowania w specjalności instalacyjnej w zakresie sieci, instalacji i urządzeń ciepłych, wentylacyjnych, gazowych, wodociągowych i kanalizacyjnych bez ograniczeń nr MAZ/0448/P/05/15	Pismo 12.11.2020 r.
Projektant mgr inż. LUKASZ GETKA Uprawnienia budowlane do projektowania w specjalności instalacyjnej w zakresie sieci, instalacji i urządzeń ciepłych, wentylacyjnych, gazowych, wodociągowych i kanalizacyjnych bez ograniczeń nr MAZ/0448/P/05/15	Pismo 12.11.2020 r.
Projektant mgr inż. MARCIN WĄSZEŁEK Uprawnienia budowlane do projektowania w specjalności instalacyjnej w zakresie sieci, instalacji i urządzeń elektrycznych i elektroenergetycznych bez ograniczeń nr MAZ/0448/P/05/15	Pismo 12.11.2020 r.
Projektant inż. BARTŁOMEJ HARWAS Uprawnienia budowlane do projektowania bez ograniczeń w specjalności instalacyjnej w zakresie sieci, instalacji i urządzeń elektrycznych elektroenergetycznych nr MAZ/0448/P/05/15	Pismo 12.11.2020 r.
Projektant mgr inż. MARUSZ SIĘK Uprawnienia budowlane do projektowania w specjalności instalacyjnej w zakresie sieci, instalacji i urządzeń elektrycznych i elektroenergetycznych w telekomunikacji przyłączonych wraz z infrastrukturą towarzyszącą bez ograniczeń nr 011-TU/22/07/01/0	Pismo 12.11.2020 r.
Projektant mgr inż. TOMASZ SZPROCH Uprawnienia budowlane do projektowania w specjalności instalacyjnej w zakresie sieci, instalacji i urządzeń elektrycznych i elektroenergetycznych w telekomunikacji przyłączonych wraz z infrastrukturą towarzyszącą bez ograniczeń nr 011-TU/22/07/01/0	Pismo 12.11.2020 r.
Skala 1:500	Nr rys. 2